


**NOTAS**

- ESTE PLANO FORMA PARTE DE LOS DOCUMENTOS DE PROYECTO, CONJUNTAMENTE CON LA MEMORIA, PLIEGO DE CONDICIONES TÉCNICAS, MEDICIONES Y RESTO DE PLANOS, SIENDO DE APLICACION EL CONJUNTO DE ESTOS DOCUMENTOS PARA DEFINIR EL ALCANCE COMPLETO DEL PROYECTO. EN EL CASO DE QUE EXISTESE ALGUNA DISCREPANCIA ENTRE ESTOS DOCUMENTOS, PREVALECE EL CRITERIO DEL AUTOR DEL PROYECTO, O EN SU DEFECTO, EL DE LA DIRECCION FACULTATIVA.
- SE ACORDARÁ EL REPLANTEO DE ALBANILERIA/CON PLANOS DE ESTRUCTURA, AJUSTANDO COTAS DE TABICUERIA BAJO CRITERIO A MARCAR POR LA DIRECCION FACULTATIVA.
- EN CASO DE DISCORDANCIA DE REPLANTEO O ACOTACION ENTRE PLANOS DE ESTRUCTURA Y CONSTRUCCION MANDA LA ESTRUCTURA.
- ANTE CUALQUIER DISCREPANCIA ENTRE PLANOS PREVALECE EL DE MAYOR ESCALA DE DETALLE Y SE CONSULTARÁ CON LA DIRECCION FACULTATIVA.

PISTAS DE PÁDEL

PLANTA BAJA

LENDINA DE SANEAMIENTO	
	DESAGÜE CON SIFÓN INDIVIDUAL PVC 080 mm.
	DESAGÜE PARA INODOROS PVC 0110 mm
	TUBO DE PVC ENTERRADO PARA DESAGÜE DE AGUAS RESIDUALES
	SIFONERO SIFÓNICO
	CAZOLETA SIFÓNICA
	POZO DE REGISTRO EXTERIOR
	SIFONERO LINEAL
	ARQUETA SIFONERO PARA AGUAS RESIDUALES
	ARQUETA DE PASO PARA AGUAS RESIDUALES A PIE DE BAJANTE
	BAJANTE DE AGUAS RESIDUALES
	BAJANTE DE AGUAS PLUVIALES
	RED COLEGADA DE AGUAS PLUVIALES
	ARQUETA SIFÓNICA

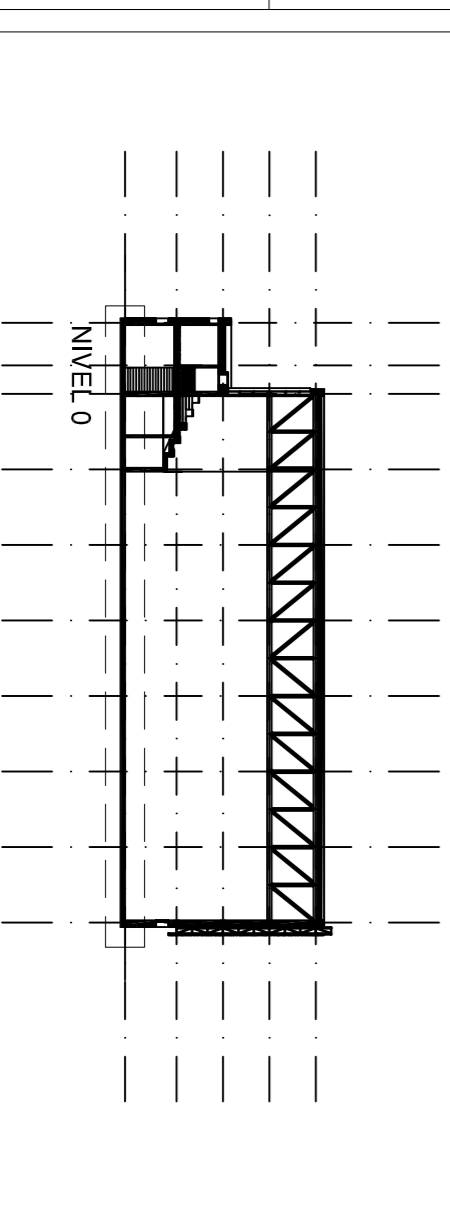

PROYECTO BÁSICO Y DE EJECUCIÓN DE PABELLÓN POLIDEPORTIVO EN RECINTO DEPORTIVO MUNICIPAL (POLÍGONO) INSULAR EL CORCHITO Nº 100, BONNARES (HUELVA)

ARQUITECTO: M.ª José Ángel Carrasco Colino  
 PROYECTOR: Ayuntamiento de Bonnars

Plano: INSTALACION DE SANEAMIENTO. NIVEL 0.

Fecha: ENERO-2020 Escala: 1:100 Plano nº 114