


NOTAS

- ESTE PLANO FORMA PARTE DE LOS DOCUMENTOS DE PROYECTO, CONJUNTAMENTE CON LA MEMORIA, PLIEGO DE CONDICIONES TÉCNICAS, MEDICIONES Y RESTO DE PLANOS, SIENDO DE APLICACION EL CONJUNTO DE ESTOS DOCUMENTOS PARA DEFINIR EL ALCANCE COMPLETO DEL PROYECTO. EN EL CASO DE QUE EXISTESE ALGUNA DISCREPANCIA ENTRE ESTOS DOCUMENTOS, PREVALECE EL CRITERIO DEL AUTOR DEL PROYECTO, O EN SU DEFECTO, EL DE LA DIRECCION FACULTATIVA.
- SE ACORDARÁ EL REPANTO DE ALBAÑILERIA/CON PLANOS DE ESTRUCTURA, AJUSTANDO COTAS DE FABRICACION BAJO CRITERIO A MARCAR POR LA DIRECCION FACULTATIVA.
- EN CASO DE DISCORDANCIA DE REPANTO O ACOTACION ENTRE PLANOS DE ESTRUCTURA Y CONSTRUCCION MANDA LA ESTRUCTURA.
- ANTE CUALQUIER DISCREPANCIA ENTRE PLANOS PREVALECE EL DE MAYOR ESCALA DE DETALLE Y SE CONSULTARÁ CON LA DIRECCION FACULTATIVA.

PLANTA BAJA

| LEGENDA DE SANEAMIENTO | |
|------------------------|--|
| | DESAGÜE CON SIFÓN INDIVIDUAL PVC Ø80 mm. |
| | DESAGÜE PARA INODOROS PVC Ø110 mm |
| | TUBO DE PVC ENTERRADO PARA DESAGÜE DE AGUAS RESIDUALES |
| | TUBO DE PVC ENTERRADO PARA DESAGÜE DE AGUAS PLUVIALES |
| | SUMIDERO SIFÓNICO |
| | CAZOLETA SIFÓNICA |
| | POZO DE REGISTRO EXTERIOR |
| | SUMIDERO LINEAL |
| | ARQUETA SUMIDERO PARA AGUAS RESIDUALES |
| | ARQUETA DE PASO PARA AGUAS RESIDUALES A PIE DE BAÑANTE |
| | BAÑANTE DE AGUAS RESIDUALES |
| | BAÑANTE DE AGUAS PLUVIALES |
| | RED COLEGADA DE AGUAS PLUVIALES |
| | ARQUETA SIFÓNICA |

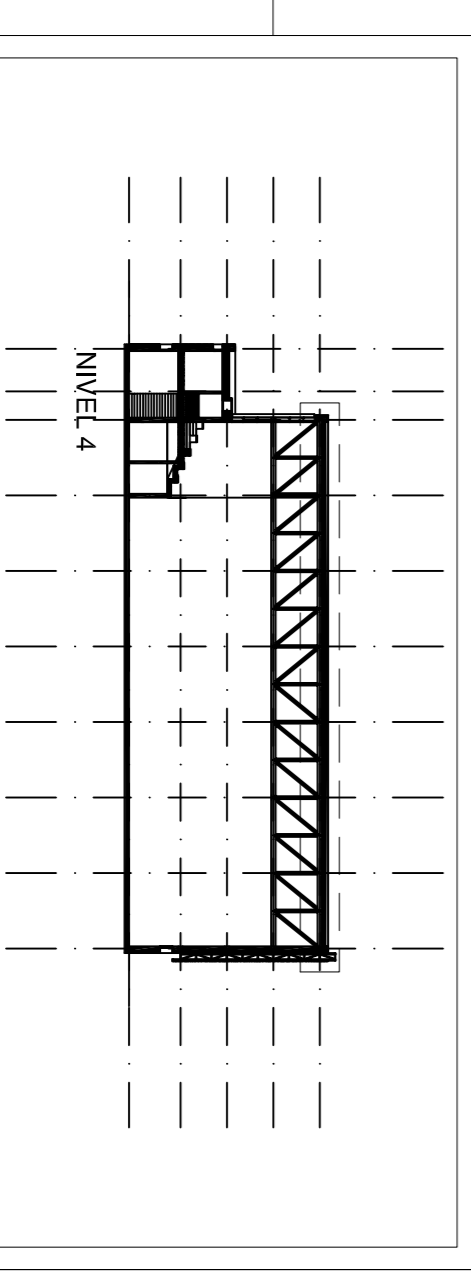

PROYECTO BÁSICO Y DE EJECUCIÓN DE PABELLÓN POLIDEPORTIVO EN RECINTO DEPORTIVO MUNICIPAL POLÍGONO INDUSTRIAL EL CORCHITO Nº 100, BONNARES (HUEVA)

INGENIERO DE OBRAS: *[Signature]* PROYECTOR: Ayuntamiento de Bonnars

Plano: INSTALACIÓN DE SANEAMIENTO. NIVEL 4. CUBIERTA.

Fecha: ENERO-2020

Escala: 1:100

Plano nº 116