
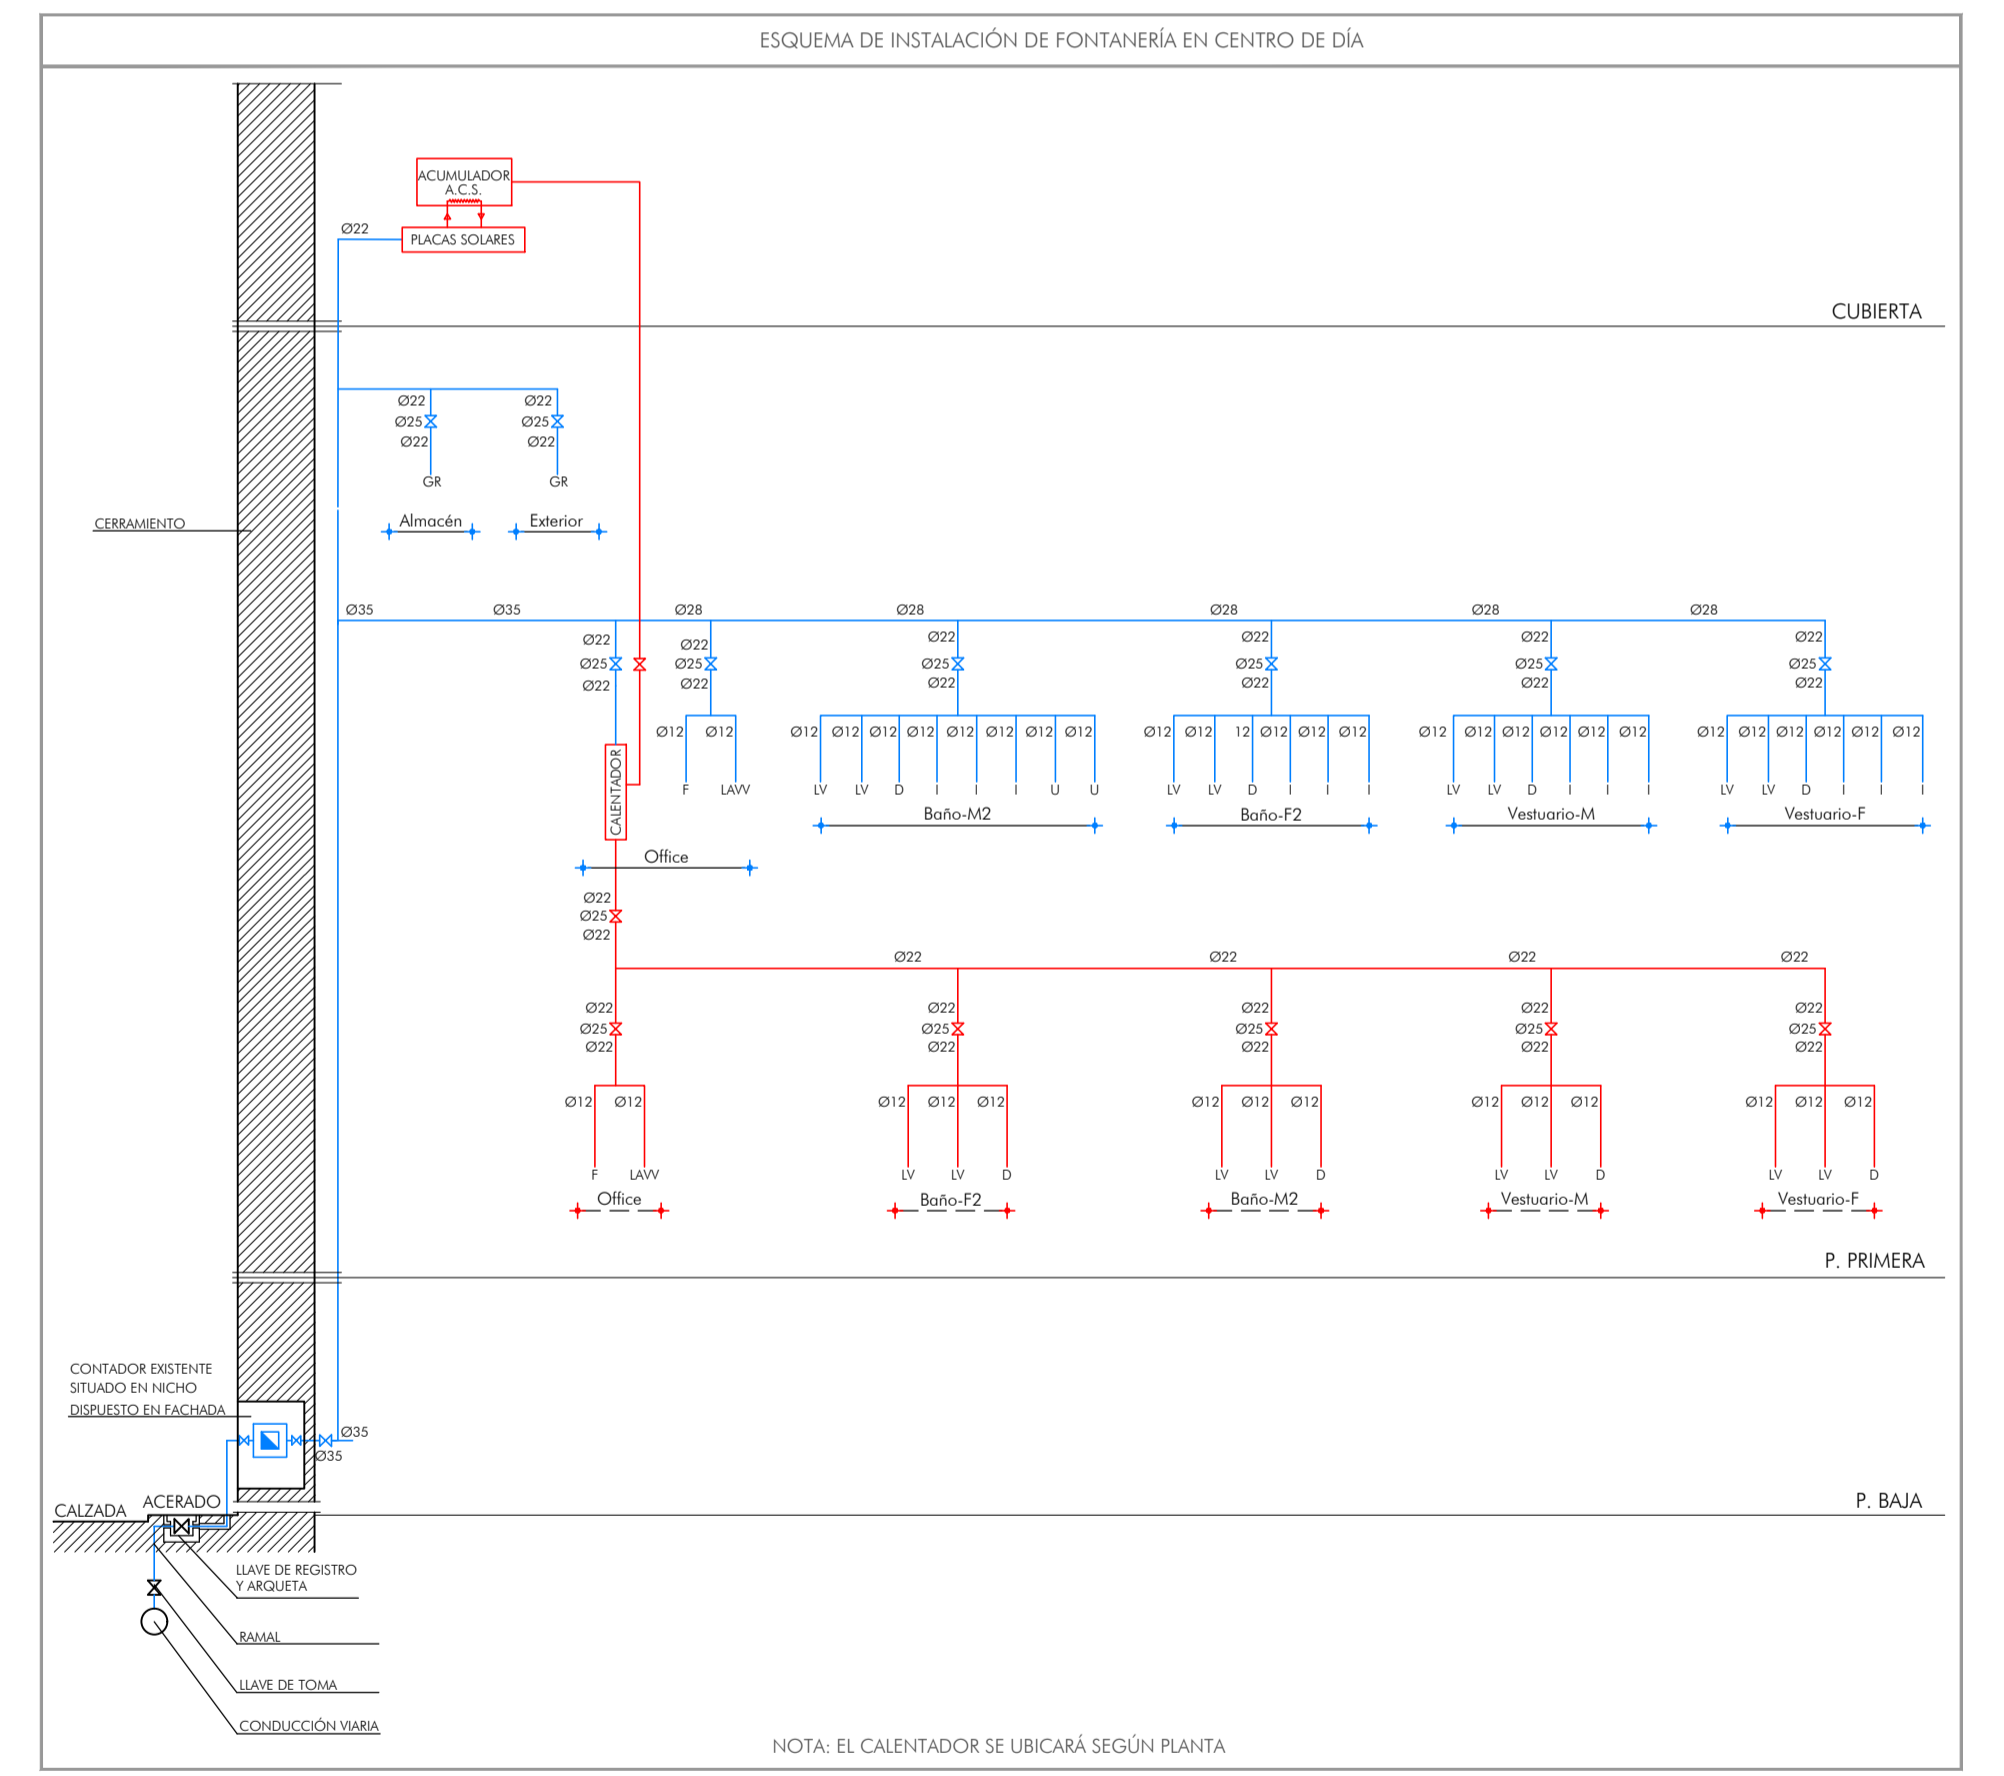


PLANTA BAJA

ESCALA 1:100

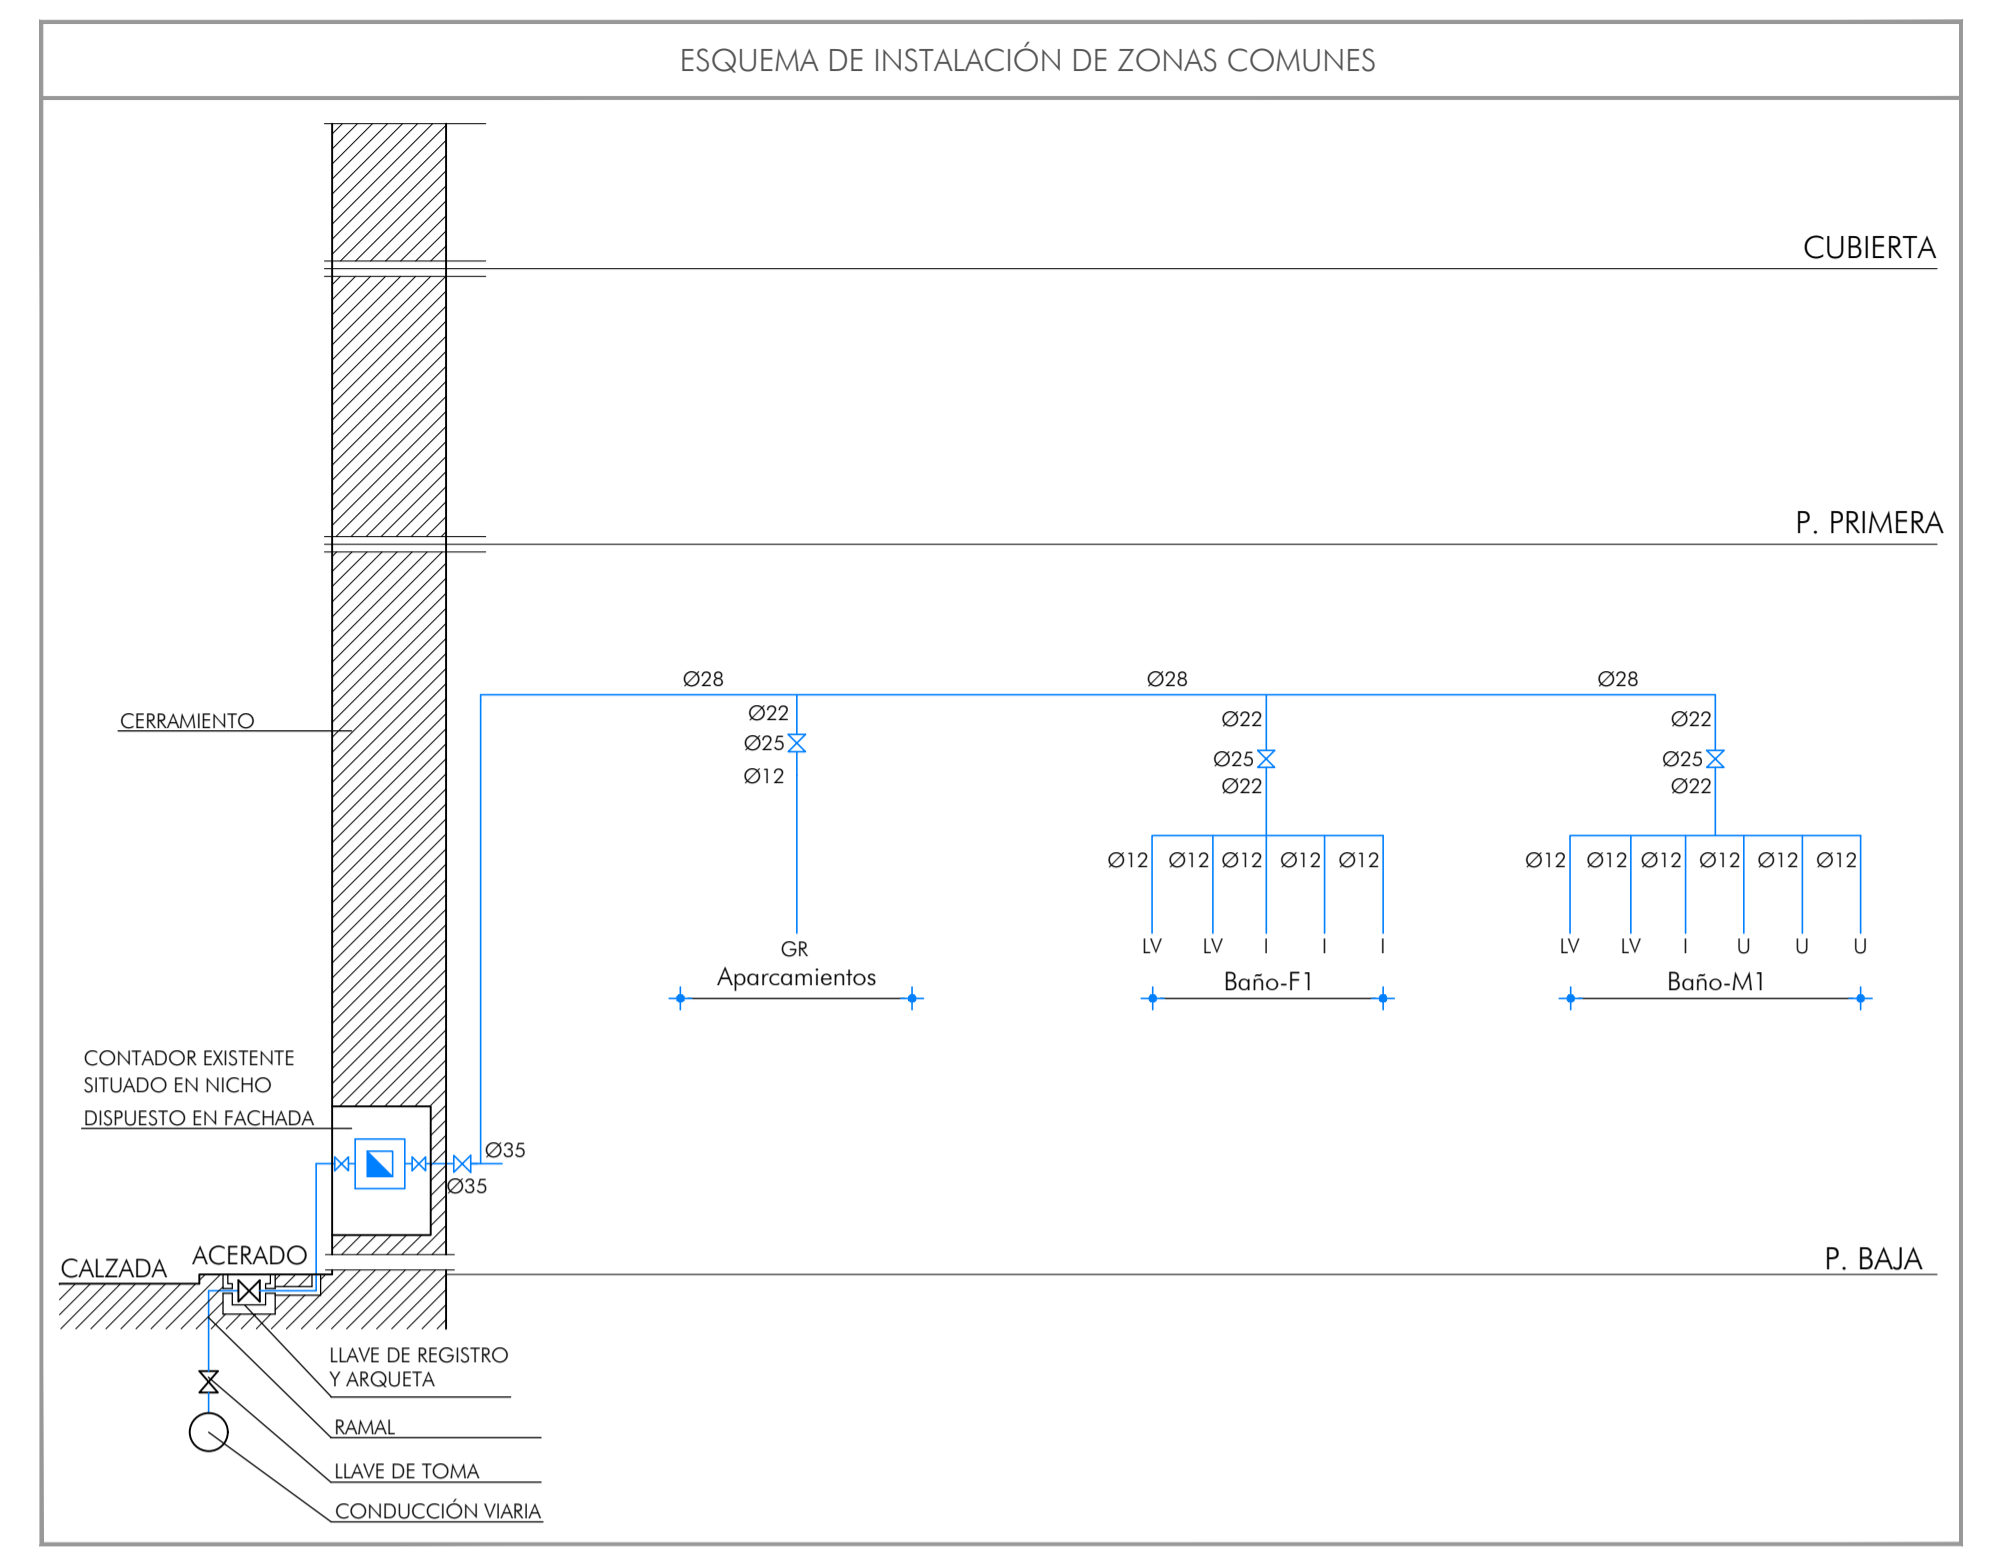

LEYENDA DE FONTANERÍA					
	PUNTO DE AGUA FRÍA SANITARIA.		TUBERÍA DE AGUA FRÍA SANITARIA.		CONTADOR INDIVIDUAL.
	PUNTO DE AGUA CALIENTE SANITARIA.		TUBERÍA DE AGUA CALIENTE SANITARIA.		VÁLVULA REDUCTORA DE PRESIÓN.
	LLAVE DE CORTE GENERAL.		CALENTADOR ELÉCTRICO.		VÁLVULA DE RETENCIÓN.
	LLAVE DE CORTE DE AGUA FRÍA SANITARIA.		MONTANTE DE AGUA FRÍA.		GRUPO CONTRA INCENDIOS
	LLAVE DE CORTE DE AGUA CALIENTE SANITARIA.		CONTADOR GENERAL.		

REFORMADO DE PROYECTO BÁSICO Y DE EJECUCIÓN DE CENTRO DE DÍA EN AVENIDA DE NIEBLA Nº37 DE BONARES, HUELVA.

Promotor/es: Ayuntamiento de Bonares INSTALACIÓN DE FONTANERÍA PLANTA BAJA E:1/100

Arquitecto: D. Juan Antonio Camacho Carrasco Expediente: 17/19 Fecha: Mayo de 2021 PLANO Nº R09

El presente documento es copia de su original. El que es autor Juan Antonio Camacho Carrasco. Su utilización total o parcial, sin consentimiento escrito de su titular, quedará sujeta a las sanciones establecidas en la legislación vigente.