




PLANTA PRIMERA


ESCALA 1:100

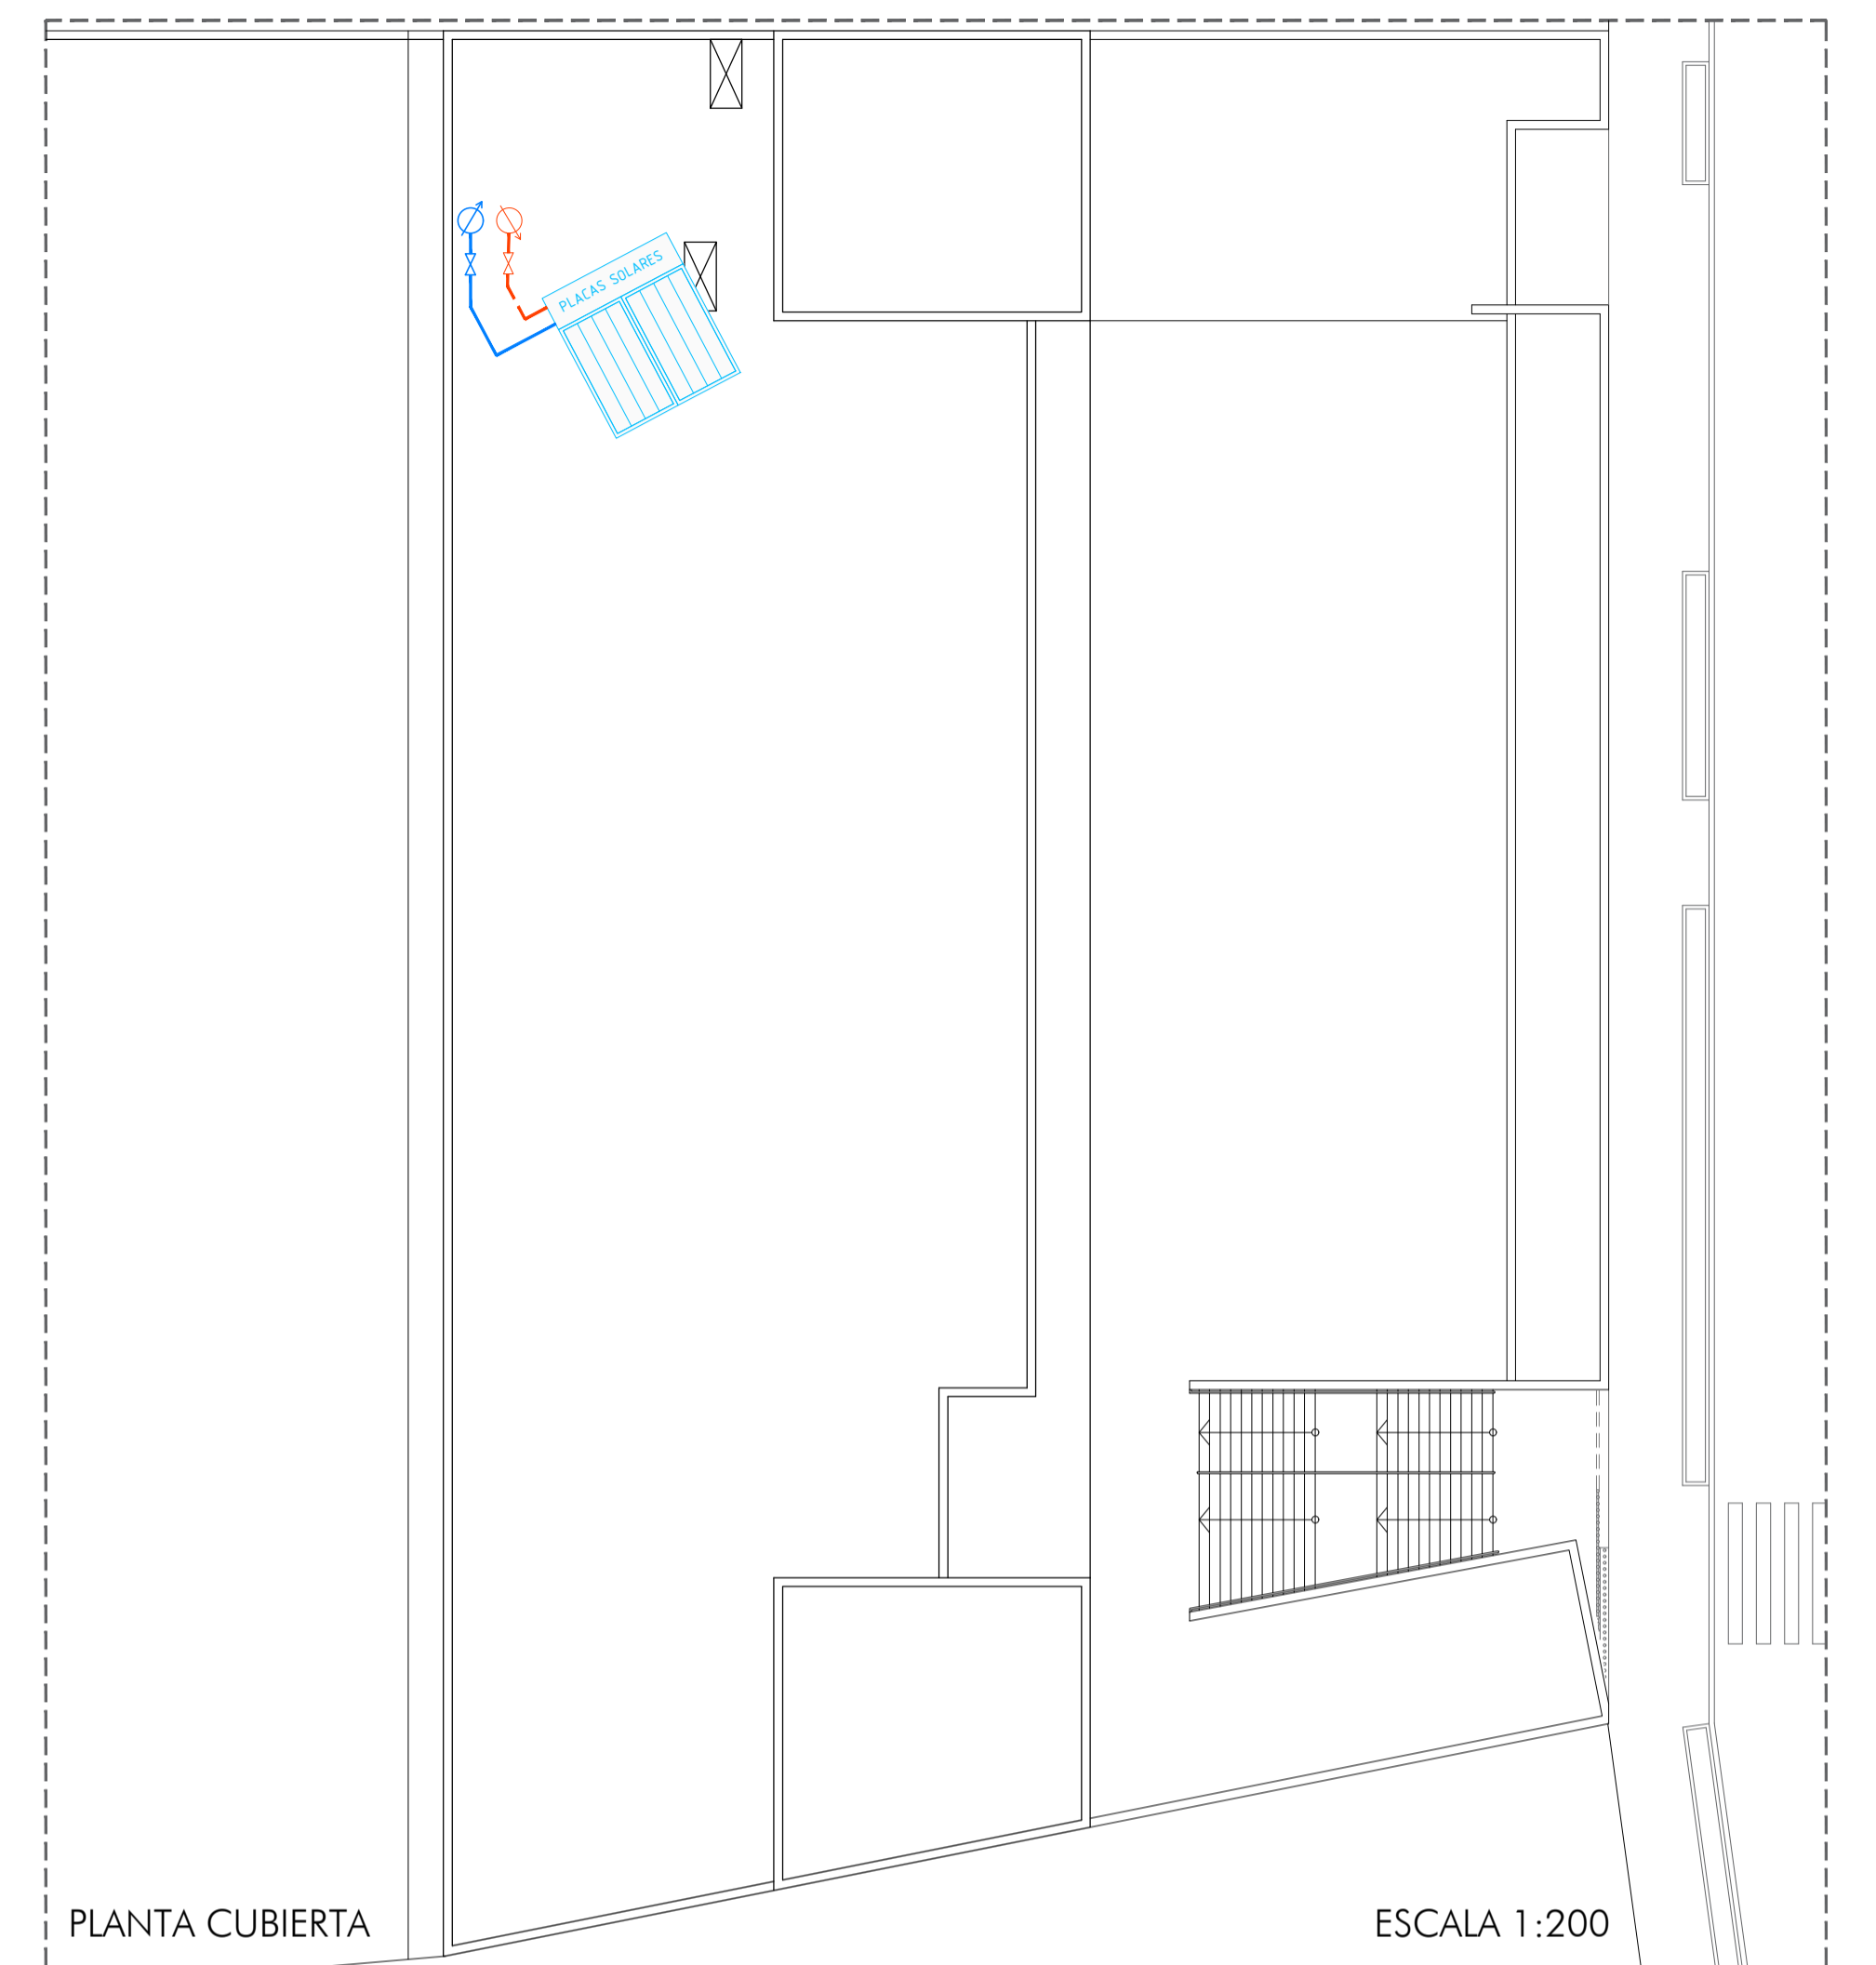

PLANTA CUBIERTA

ESCALA 1:200

LEYENDA DE FONTANERÍA					
	PUNTO DE AGUA FRÍA SANITARIA.		TUBERÍA DE AGUA FRÍA SANITARIA.		CONTADOR INDIVIDUAL.
	PUNTO DE AGUA CALIENTE SANITARIA.		TUBERÍA DE AGUA CALIENTE SANITARIA.		VÁLVULA REDUCTORA DE PRESIÓN.
	LLAVE DE CORTE GENERAL.		CALENTADOR ELÉCTRICO.		VÁLVULA DE RETENCIÓN.
	LLAVE DE CORTE DE AGUA FRÍA SANITARIA.		MONTANTE DE AGUA FRÍA.		GRUPO CONTRA INCENDIOS.
	LLAVE DE CORTE DE AGUA CALIENTE SANITARIA.		CONTADOR GENERAL.		

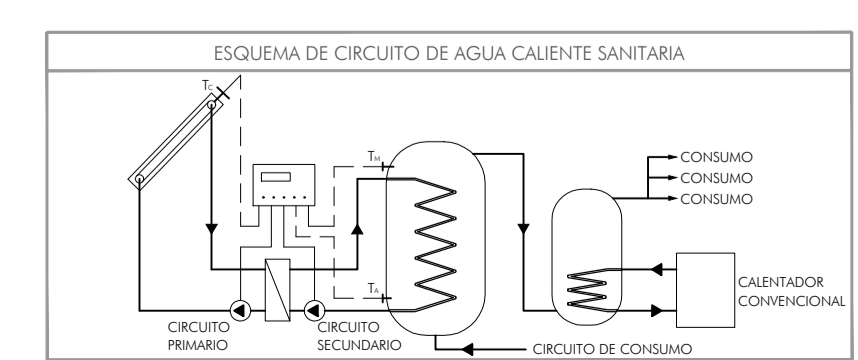

REFORMADO DE PROYECTO BÁSICO Y DE EJECUCIÓN DE CENTRO DE DÍA EN AVENIDA DE NIEBLA Nº37 DE BONARES, HUELVA.

Promotor/es: Ayuntamiento de Bonares

Arquitecto: D. Juan Antonio Camacho Carrasco

Expediente: 17/19

Fecha: Mayo de 2021

INSTALACIÓN DE FONTANERÍA.  
PLANTA PRIMERA Y CUBIERTA.  
E:1/100

PLANO Nº **R10**

El presente documento es copia de su original del que es autor Juan Antonio Camacho Carrasco. Su utilización total o parcial, así como cualquier reproducción o traslado a terceros, quedan expresamente prohibidos sin el consentimiento escrito del autor.