




PLANTA BAJA

ESCALA 1:100

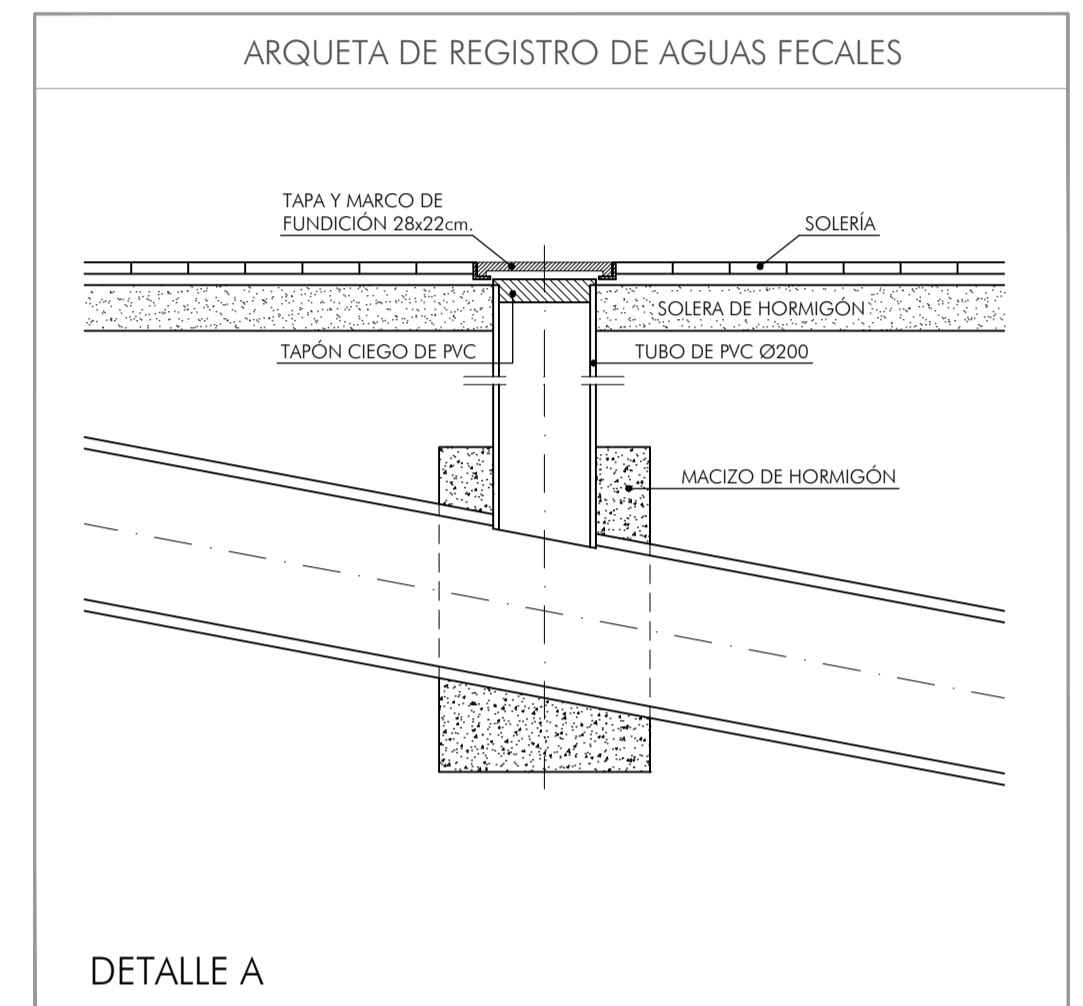

NOTA

- SE COMPROBARÁN COTAS DE RED SANEAMIENTO CON RESPECTO AL NIVEL DE LA RED PÚBLICA. EN BASE A DICHA COMPROBACIÓN SE DECIDIRÁ SI LA RED IRÁ EMPOTRADA EN LA LOSA, EN EL RELLENO PREVISTO SOBRE ELLA, O ENTERRADA BAJO LA MISMA.

NOTA

-SI ES NECESARIO ABRIR HUECO PARA PASO DE TUBERÍAS Y AFECTAN A ELEMENTOS ESTRUCTURALES, CONSULTAR CON LA DIRECCIÓN TÉCNICA ANTES DE TALADRAR.

-DIMENSIONADO DE LA INSTALACIÓN EN HOJAS DE LA MEMORIA.

-LOS APARATOS SANITARIOS CONTARÁN CON SIFÓN INDIVIDUAL.

LEYENDA DE SANEAMIENTO	
	TUBO DE PVC PARA RED DE EVACUACIÓN.
	BOTE SIFÓNICO.
	SUMIDERO SIFÓNICO.
	ARQUETA DE PASO REGISTRABLE DE 1 PIE DE ESPESOR DE CERRAMIENTOS.
	BAIANTE DE PVC.
	RED DE EVACUACIÓN DE PVC COLGADA DE TECHO DE PLANTA.
	TUBO DRENANTE DE PVC.
	ARQUETA SIFÓNICA.

REFORMADO DE PROYECTO BÁSICO Y DE EJECUCIÓN DE CENTRO DE DÍA EN AVENIDA DE NIEBLA Nº37 DE BONARES, HUELVA.

Promotor/es: Ayuntamiento de Bonares

INSTALACIÓN DE SANEAMIENTO PLANTA BAJA E:1/100

Arquitecto:D. Juan Antonio Camacho Carrasco Expediente: 17/19 Fecha: Mayo de 2021 PLANO Nº **R11**

El presente documento es copia de su original del que es autor Juan Antonio Camacho Carrasco. Su utilización total o parcial, así como cualquier modificación o cambio a terceros, quedan expresamente prohibidos. Reservados todos los derechos. No se permite su explotación económica ni su transformación en ninguna forma.