




PLANTA BAJA

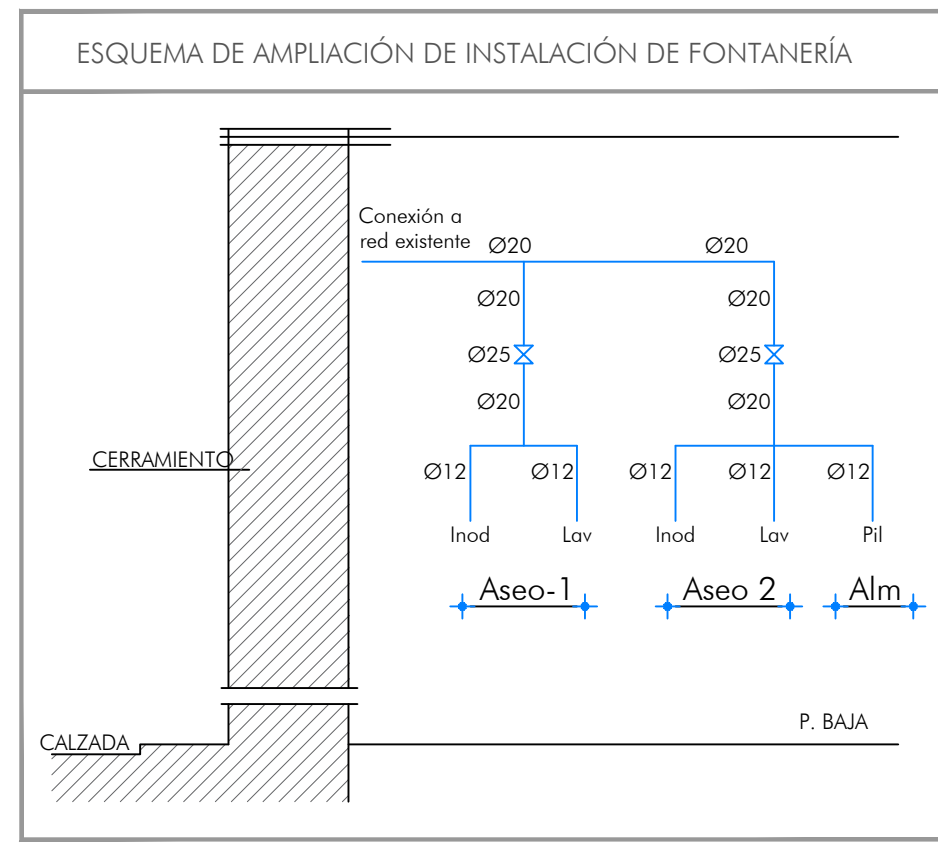

LEYENDA DE FONTANERÍA

➔	PUNTO DE AGUA FRÍA SANITARIA.
⊗	LLAVE DE CORTE DE AGUA FRÍA SANITARIA.
—	TUBERÍA DE AGUA FRÍA SANITARIA.

NOTA: _DIMENSIONADO DE LA INSTALACIÓN EN HOJAS ESPECIFICAS DE LA MEMORIA.

PROYECTO DE REFORMA Y AMPLIACIÓN DE ESCUELA DE MÚSICA Y CENTRO DE INTERPRETACIÓN DE LAS CRUCES

PLAZA EL PILAR, S/N BONARES, HUELVA FECHA: MAYO DE 2018

PROMOTOR: AYUNTAMIENTO DE BONARES ARQUITECTOS: JOSÉ LUIS CARRASCO CARRASCO
JUAN ANTONIO CAMACHO CARRASCO

ESCALA 1/100

FONTANERÍA

PLANO Nº **06**