




PLANTA BAJA



PLANTA ALTA

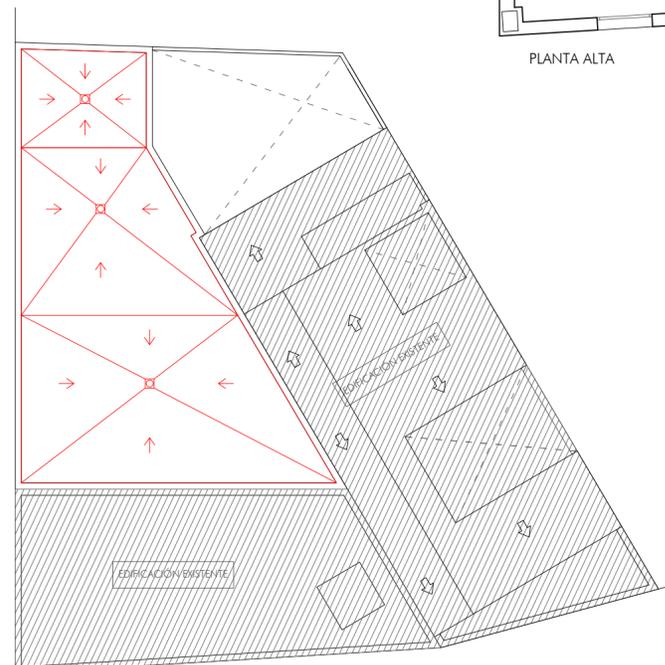

PLANTA CUBIERTA

NOTA:

-SI ES NECESARIO ABRIR HUECO PARA PASO DE TUBERÍAS Y AFECTAN A ELEMENTOS ESTRUCTURALES, CONSULTAR CON LA DIRECCIÓN TÉCNICA ANTES DE TALADRAR.

-DIMENSIONADO DE LA INSTALACIÓN EN HOJAS DE LA MEMORIA.

LEYENDA DE SANEAMIENTO

	DESAGÜE CON SIFÓN INDIVIDUAL.
	DESAGÜE PARA INODOROS.
	TUBO DE PVC PARA DESAGÜE DE RESIDUALES.
	CAZOLETA SIFÓNICA.
	ARQUETA DE PASO REGISTRABLE PARA AGUAS RESIDUALES.
	BAJANTE DE AGUAS RESIDUALES.
	RED COLGADA DE AGUAS RESIDUALES.
	TUBO PARA DESAGÜE DE RESIDUALES EXISTENTE.

PROYECTO DE REFORMA Y AMPLIACIÓN DE ESCUELA DE MÚSICA Y CENTRO DE INTERPRETACIÓN DE LAS CRUCES

PLAZA EL PILAR, S/N

BONARES, HUELVA

FECHA: MAYO DE 2018

PROMOTOR: AYUNTAMIENTO DE BONARES

ARQUITECTOS: JOSÉ LUIS CARRASCO CARRASCO
JUAN ANTONIO CAMACHO CARRASCO

ESCALA 1/100

SANEAMIENTO

PLANO Nº

07