


NOTAS

- ESTE PLANO FORMA PARTE DE LOS DOCUMENTOS DE PROYECTO, CONJUNTAMENTE CON LA MEMORIA, PLIEGO DE CONDICIONES TÉCNICAS, MEDICIONES Y RESTO DE PLANOS, SIENDO DE APLICACIÓN EL CONJUNTO DE ESTOS DOCUMENTOS PARA DEFINIR EL ALCANJE COMPLETO DEL PROYECTO. EN EL CASO DE QUE EXISTESE ALGUNA DISCREPANCIA ENTRE ESTOS DOCUMENTOS, PREVALECE EL CRITERIO DEL AUTOR DEL PROYECTO, O EN SU DEFECTO, EL DE LA DIRECCIÓN FACULTATIVA.
- SE ACORDARÁ EL REPANTE DE ALBAÑILERÍAS PLANOS DE ESTRUCTURA, AJUSTANDO COTAS DE FABRICACIÓN BAJO CRITERIO A MARCAR POR LA DIRECCIÓN FACULTATIVA.
- EN CASO DE DISCORDANCIA DE REPLANTEO O ACOTACIÓN ENTRE PLANOS DE ESTRUCTURA Y CONSTRUCCIÓN MANDA LA ESTRUCTURA.
- ANTE CUALQUIER DISCREPANCIA ENTRE PLANOS PREVALECE EL DE MAYOR ESCALA DE DETALLE Y SE CONSULTARÁ CON LA DIRECCIÓN FACULTATIVA.

SIMBOLOGÍA DE INSTALACIÓN CONTRA INCENDIOS	
	EXTINTOR POLVO ABC 21-A-13B 6KG
	EXTINTOR O2 898 5KG
	BOTA DE INCENDIOS EQUIPADA BE 25/20
	PULSADOR DE ALARMA TIPO RESARME
	DETECTOR TERMOCROMÉTRICO
	DETECTOR ÓPTICO
	DETECTOR BARRERA
	CENTRAL DE DETECCIÓN DE INCENDIOS
	CAMPANA DE ALARMA DE 6" PARA INTERIOR
	SIRENA ÓPTICO-ACÚSTICA EXTERIOR 106dB
	RECORRIDO DE EVACUACIÓN
	SEÑALIZACIÓN DE SALIDA DE EMERGENCIA
	SEÑALIZACIÓN DE RECORRIDO DE EVACUACIÓN
	SEÑALIZACIÓN DE RECORRIDO DE EMERGENCIA
	SEÑALIZACIÓN DE BIE
	SEÑALIZACIÓN DE EXTINTOR
	SEÑALIZACIÓN DE PULSADOR DE ALARMA

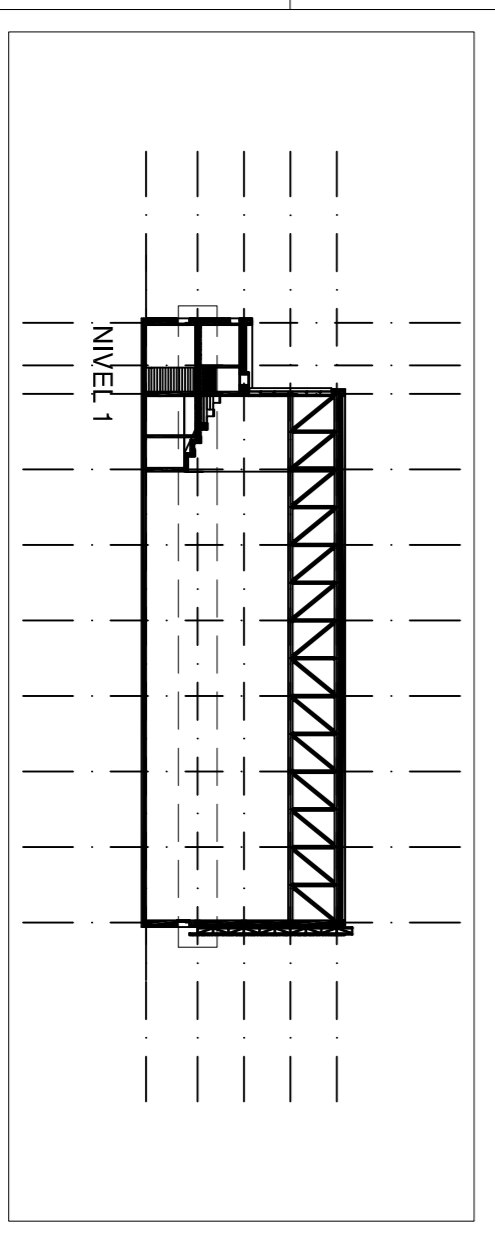

PROYECTO BÁSICO Y DE EJECUCIÓN DE PABELLÓN POLIDEPORTIVO EN RECINTO DEPORTIVO MUNICIPAL POLÍGONO INDUSTRIAL EL CORCHITO Nº 100, BONARES (HUEVA)

PROYECTISTA: Rafael Arángel Carrasco Compañía PROMOTOR: Ayuntamiento de Bonares

Plano: **Instalación contra incendios. Nivel 1.**

Fecha: ENERO-2020 Escala: 1:100 Plano nº 113